

OZNÁMENÍ

Oznamujeme všem vlastníkům a nájemcům pozemků v obci Rybníště, že v termínu

červenec/2017 – říjen/2017

bude v této oblasti prováděna

stavba, která řeší výměnu 2x US včetně podpěrného bodu a uzemnění, dle projektu vypracovaného společností OMEXOM GA Energo s.r.o.

Montáž bude provádět firma OMEXOM GA Energo, s.r.o.,
Na Střílně 1929/8, 323 00 Plzeň - Bolevec,
tel.: 373303184, fax: 377542385.

IČO: 49196812 DIČ: CZ-49196812

Společnost je zapsaná v obch. rejstříku u Krajského soudu v Plzni, odd. C a vl. 4355

Oznámení je v souladu se zákonem č. 458/2000Sb., novelizován z.č. 670/2004.

Případná majetková újma na nemovitostech a porostech bude nahrazena dle téhož zákona.

OMEXOM GA Energo s.r.o.

Na Střílně 1929/8, Bolevec, 323 00 Plzeň

IČ: 49196812 • DIČ: CZ49196812

Tel.: 373 303 111

167

OMEXOM GA Energo s.r.o.

Na Střílně 1929/8, Bolevec

323 00 Plzeň

T +420 373 303 111

F +420 377 524 137

www.gaenergo.cz

Hl. sídlo: Plzeň

Obchodní rejstřík:

IČ 49196812, odd. C,

vl. 4355, Krajský soud v


Plzni

Jednatelé:

Zdeněk Židek

Václav Hubač

Ing. Aleš Uldrych

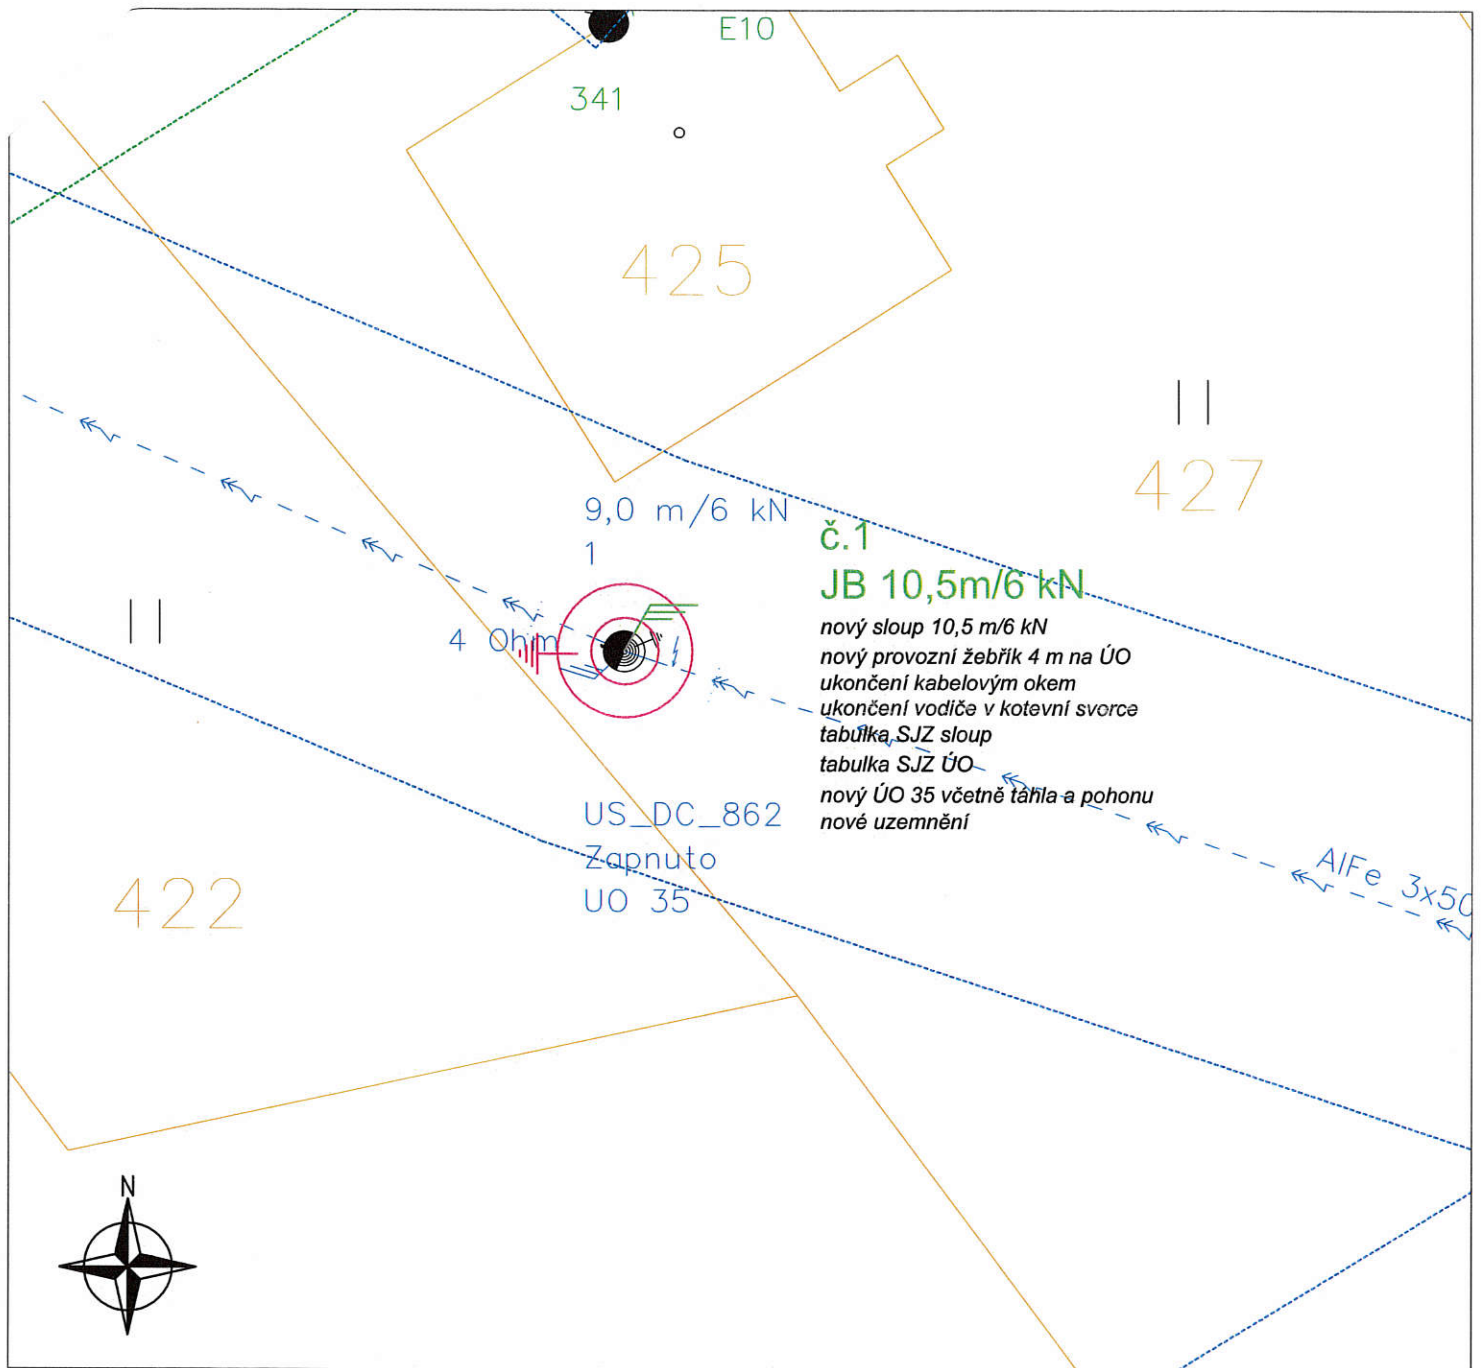

Legenda:

- | | | | |
|--|--------------------------------------|--|--------------------------------|
| | Měněný betonový sloup VN 35 kV | | Hranice pozemků dle KN |
| | Měněný úsekový odpínač | | Hranice komunikace |
| | Stávající vzdušné vedení VN 35 kV | | Výškopis |
| | Stávající příhradový stožár VN 35 kV | | Ploty |
| | Stávající dvousloupová TS | | Stávající trasa CETIN podzemní |
| | Stávající vzdušné vedení NN 0,4 kV | | |
| | Stávající dřevěný sloup NN 0,4 kV | | |

Vypracoval: Vít Sláma Přezkoumal: Pavel Němeček Schválil: Pavel Němeček	Akce: DC_Rybniště, výměna US 2x Číslo stavby: IE-12-4004952	Číslo výkresu: <h1 style="text-align: center;">C.4.1</h1>
 OMEXOM GA Energo s.r.o. Na Střílně 1929/8 323 00 Plzeň - Bolevec tel. +420 373 303 111	Investor: ČEZ Distribuce a.s. Teplická 874/8 405 02 Děčín IV	Číslo zakázky: 506017800201 Stupeň PD: DPS
	Název dokumentace: Situace stavby - Montáž k.ú. Rybniště US_DC_862	Datum: 03/2017
		Formát: 1 x A4 Měřítko: 1 : 500
		Archivní číslo: GA-506017800201-C4